

Sedimentationsanlage mit Rückhaltebecken V = 72 m³  
 Blue-Box-System  
 System Funke  
 mhGW = 365,90 m NN  
 GOK = ~367,10 m NN  
 Δ H = 1,20 m

Zone 3  
 Filtersubstratrinne System Funke  
 mit Rigolenversickerung  
 mhGW = 367,90 m NN  
 GOK = 367,10 m NN  
 Δ H = 2,20 m  
 Gesamtlänge: Filtersubstratrinne 158,40 m

Zone 4  
 L ~ 310 m A ~ 4.000 m²

- Legende Versorgungsleitungen**  
 Die Eintragungen der Versorgungsleitungen in diesem Plan dient nur der unverbindlichen Unterrichtung des Bauunternehmers und entbindet ihn nicht von der Verpflichtung, sich über genaue Lage, Tiefe und Vollständigkeit der tatsächlich vorhandenen Leitungen bei den zuständigen Stellen zu erkundigen.
- Wasser Versorgungsleitung
  - Wasser Schutzrohre
  - Wasser Versorgungsleitung stillgelegt
  - Gas Leitung MD
  - Gas Schutzrohre
  - Gas Leitung stillgelegt MD
  - Gas Leitung ND
  - Gas Hauptleitung HD
  - Strom Niederspannungskabel
  - Strom Niederspannungskabel stillgelegt
  - Strom Straßenbeleuchtung
  - Strom Straßenbeleuchtung stillgelegt
  - Strom Mittelspannung Leitung
  - Strom Mittelspannung Leitung stillgelegt
  - Strom Trasse
  - Strom Rohre


- Legende:**
- TP Tiefpunkt
  - HP Hochpunkt
  - Geländeneigung
  - Standort Versickerungsanlage (VA)
  - Kanalplanung neu
  - KRB 0.../20 Punkt Kernbohrung

**Verkehrsbelastung:**


Fauststraße	7.500 Kfz pro 24h
Schrobenshauser Str.	10.600 Kfz pro 24h

Maßstab 1 : 500

Schnitt B-B: Systemschnitt Sedimentationsanlage M = 1 : 100

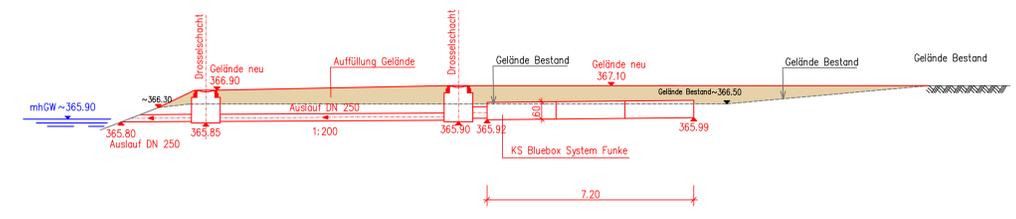

Schnitt A-A: Systemschnitt Sedimentationsanlage M = 1 : 100

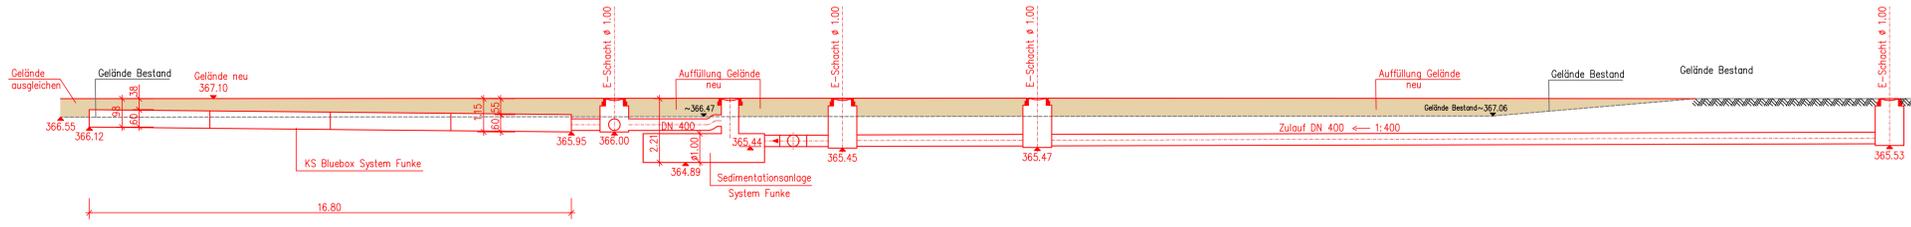

a	Anpassung Trassenführung Zulauf nach Angaben Gartenamt	07.01.21	Gsc	Hingerl
Index	geändert	Datum	gez.	gepr.

Bauherr: **Stadt Ingolstadt**  
 Tiefbauamt - Straßenunterhalt  
 Spitalstraße 3, 85049 Ingolstadt

Projekt: **Straßenentwässerung**  
 Schrobenshauser Str.

Planbezeichnung: **Lageplan Zone 4**

bearbeitet:	Datum	Name	Phase	Entwurfsplanung
gezeichnet:	24.11.2020	Ludwig	Plan-Nr.	03-LP-04a
geprüft:			Anlage	Maßstab 1:500
Planer			Planident.-Nr./Datei:	19006-02R-03-LP-04
			Plottitabelle	19006R.cb
			Planabmessungen	1160x694
			Bemerkung	



INGENIEURE  
 Ingolstädter Straße 2  
 85773 München  
 Tel. +49 (0) 89 / 23 23 80-0  
 Fax +49 (0) 89 / 23 23 80-79  
 info@hingerl-ingenieure.de  
 München, den 24.11.2020